
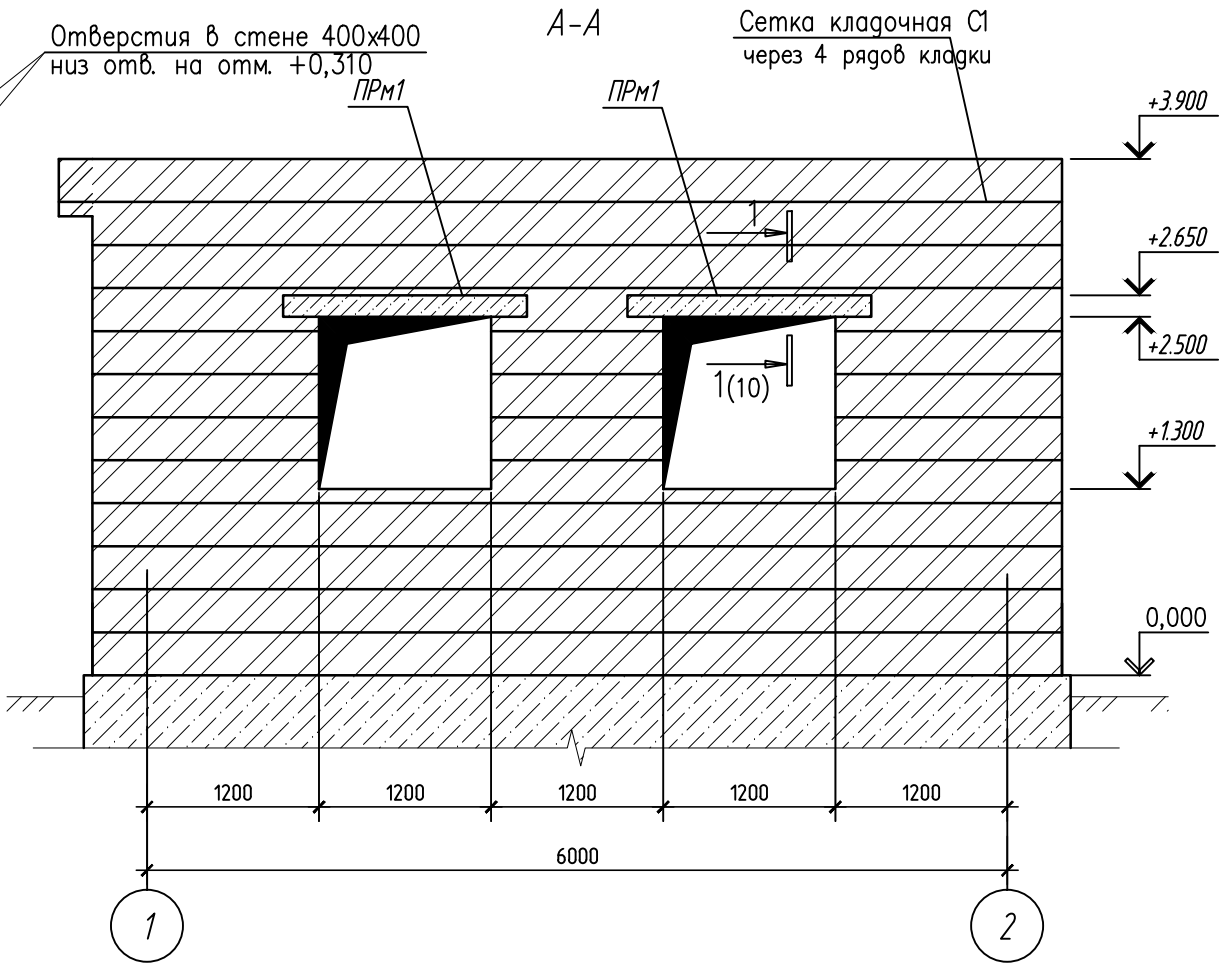


Схема расположения кирпичных стен на отм. 0.000

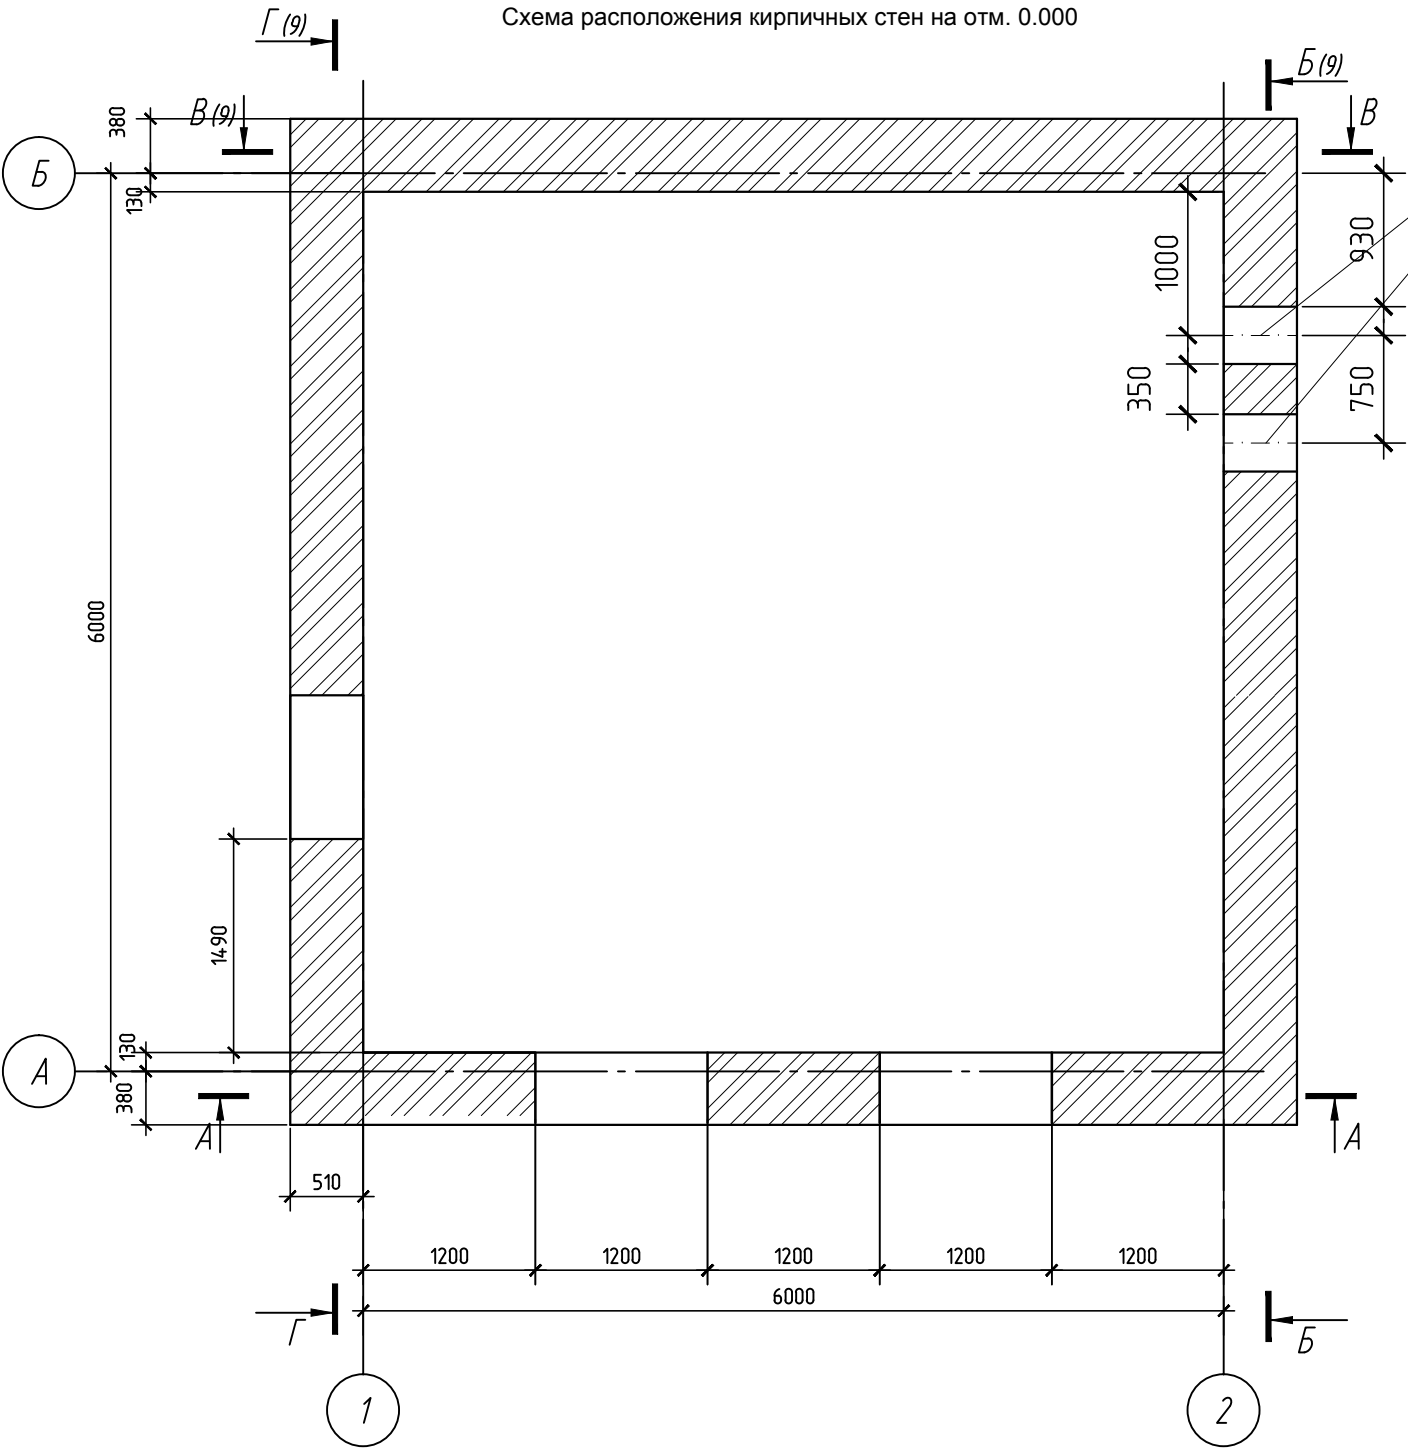

Согласовано

Взам. инв. №

Подп. и дата

Инв. № подл.

						НКПЮ-13/53-АС1.1			
						Реконструкция контейнерного терминала ст. Батарейная г. Иркутск			
Изм.	Кол. уч.	Лист	№ док.	Подп.	Дата	Противопожарная насосная станция.	Стадия	Лист	Листов
Разработ.	Нефёдкина				11.13		П	7	
Проверил	Карпец				11.13				
Н.контр.	Баженова				11.13	Схема расположения кирпичных стен на отм. 0.000 Сечение А-А			
							ООО"Бирюсапромстрой"		