

Схема расположения плиты покрытия


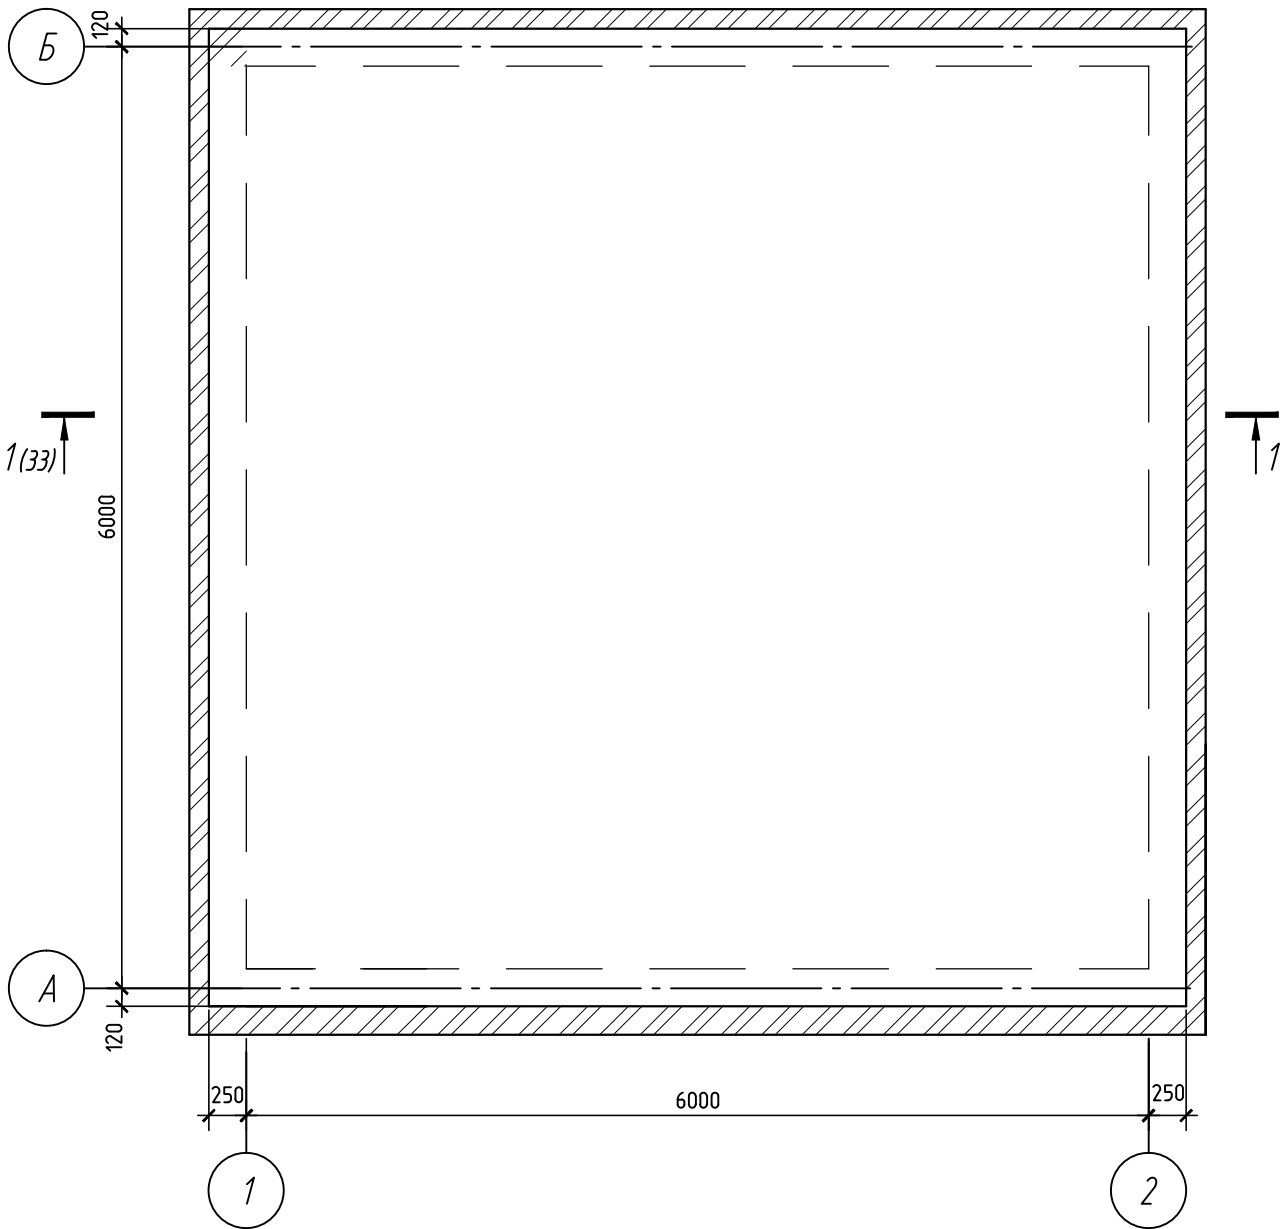


Схема армирования плиты покрытия

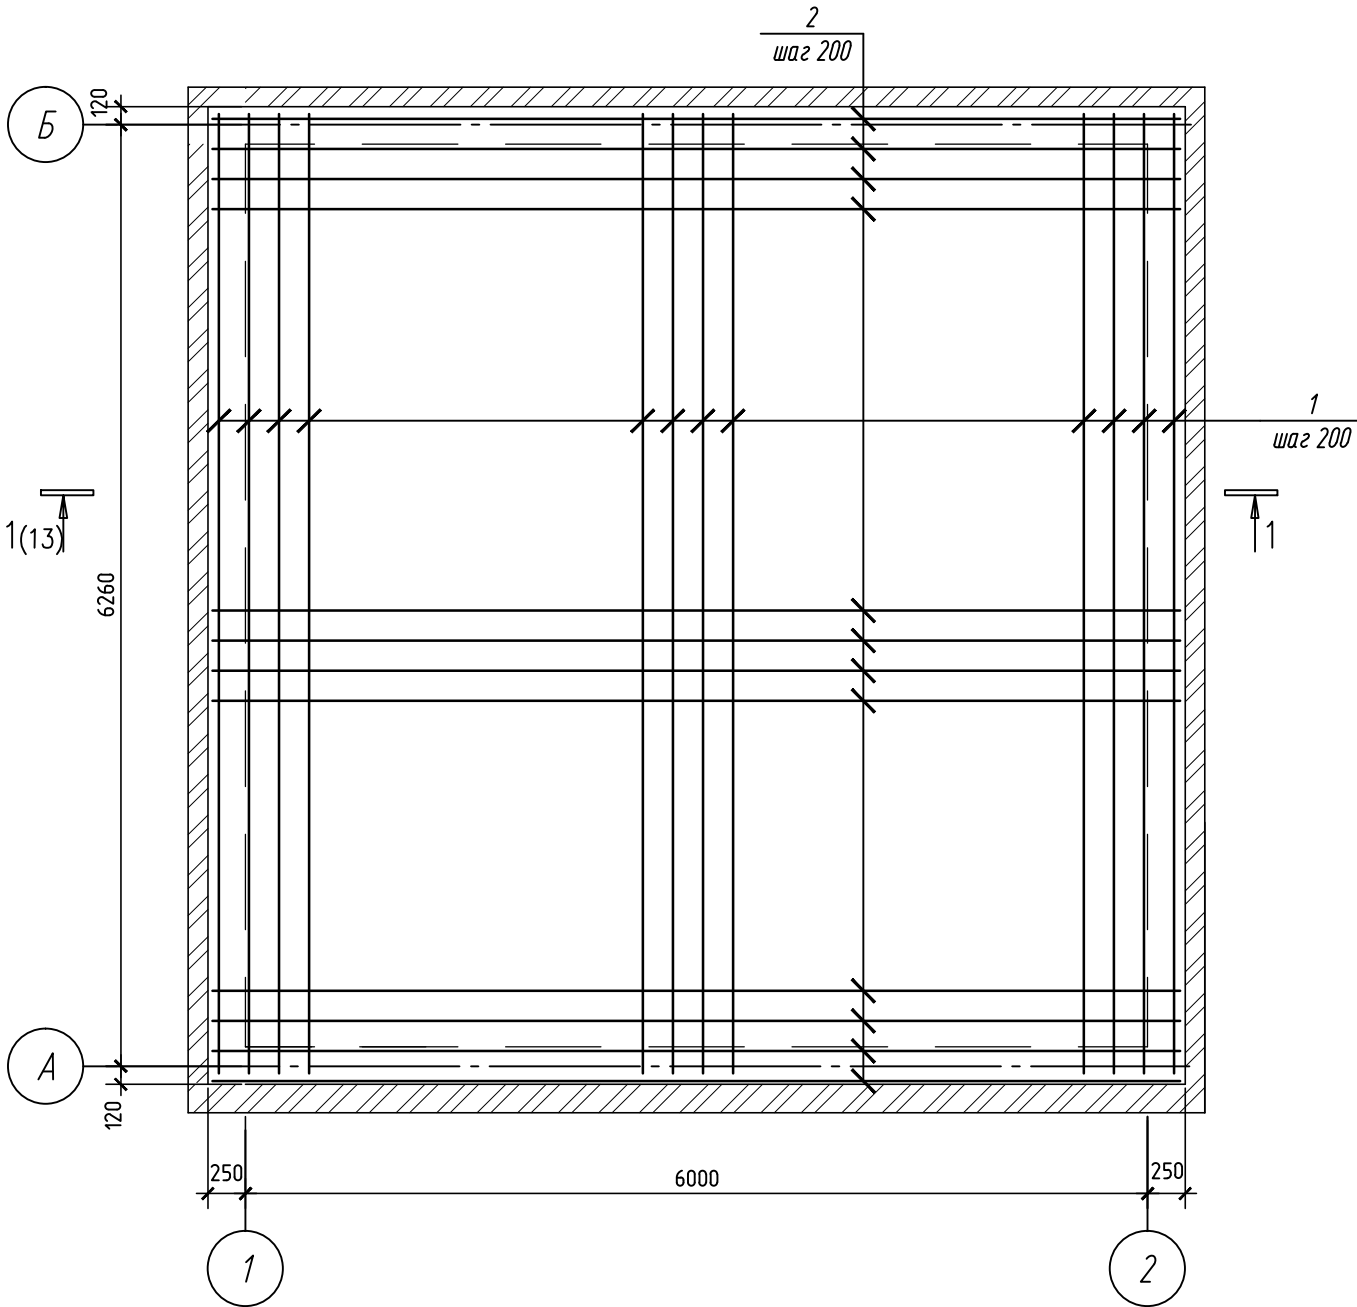

Согласовано					
Инов. № подл.	Подп. и дата	Взам. инв. №			

						НКПЮ-13/53-АС1.1			
						Реконструкция контейнерного терминала ст. Батарейная г. Иркутск			
Изм.	Кол. уч.	Лист	№ док	Подп.	Дата	Противопожарная насосная станция.	Стадия	Лист	Листов
Разработ.	Нефёдкина				12.13		П	10	
Проверил	Карпец				12.13	Схема расположения плиты покрытия Схема армирования плиты покрытия	ООО"Бирюсапромстрой"		
Н.контр.	Баженова				12.13				