


Согласовано

|              |  |
|--------------|--|
| Взам. инв. N |  |
| Подп. и дата |  |
| Инв. N подл. |  |

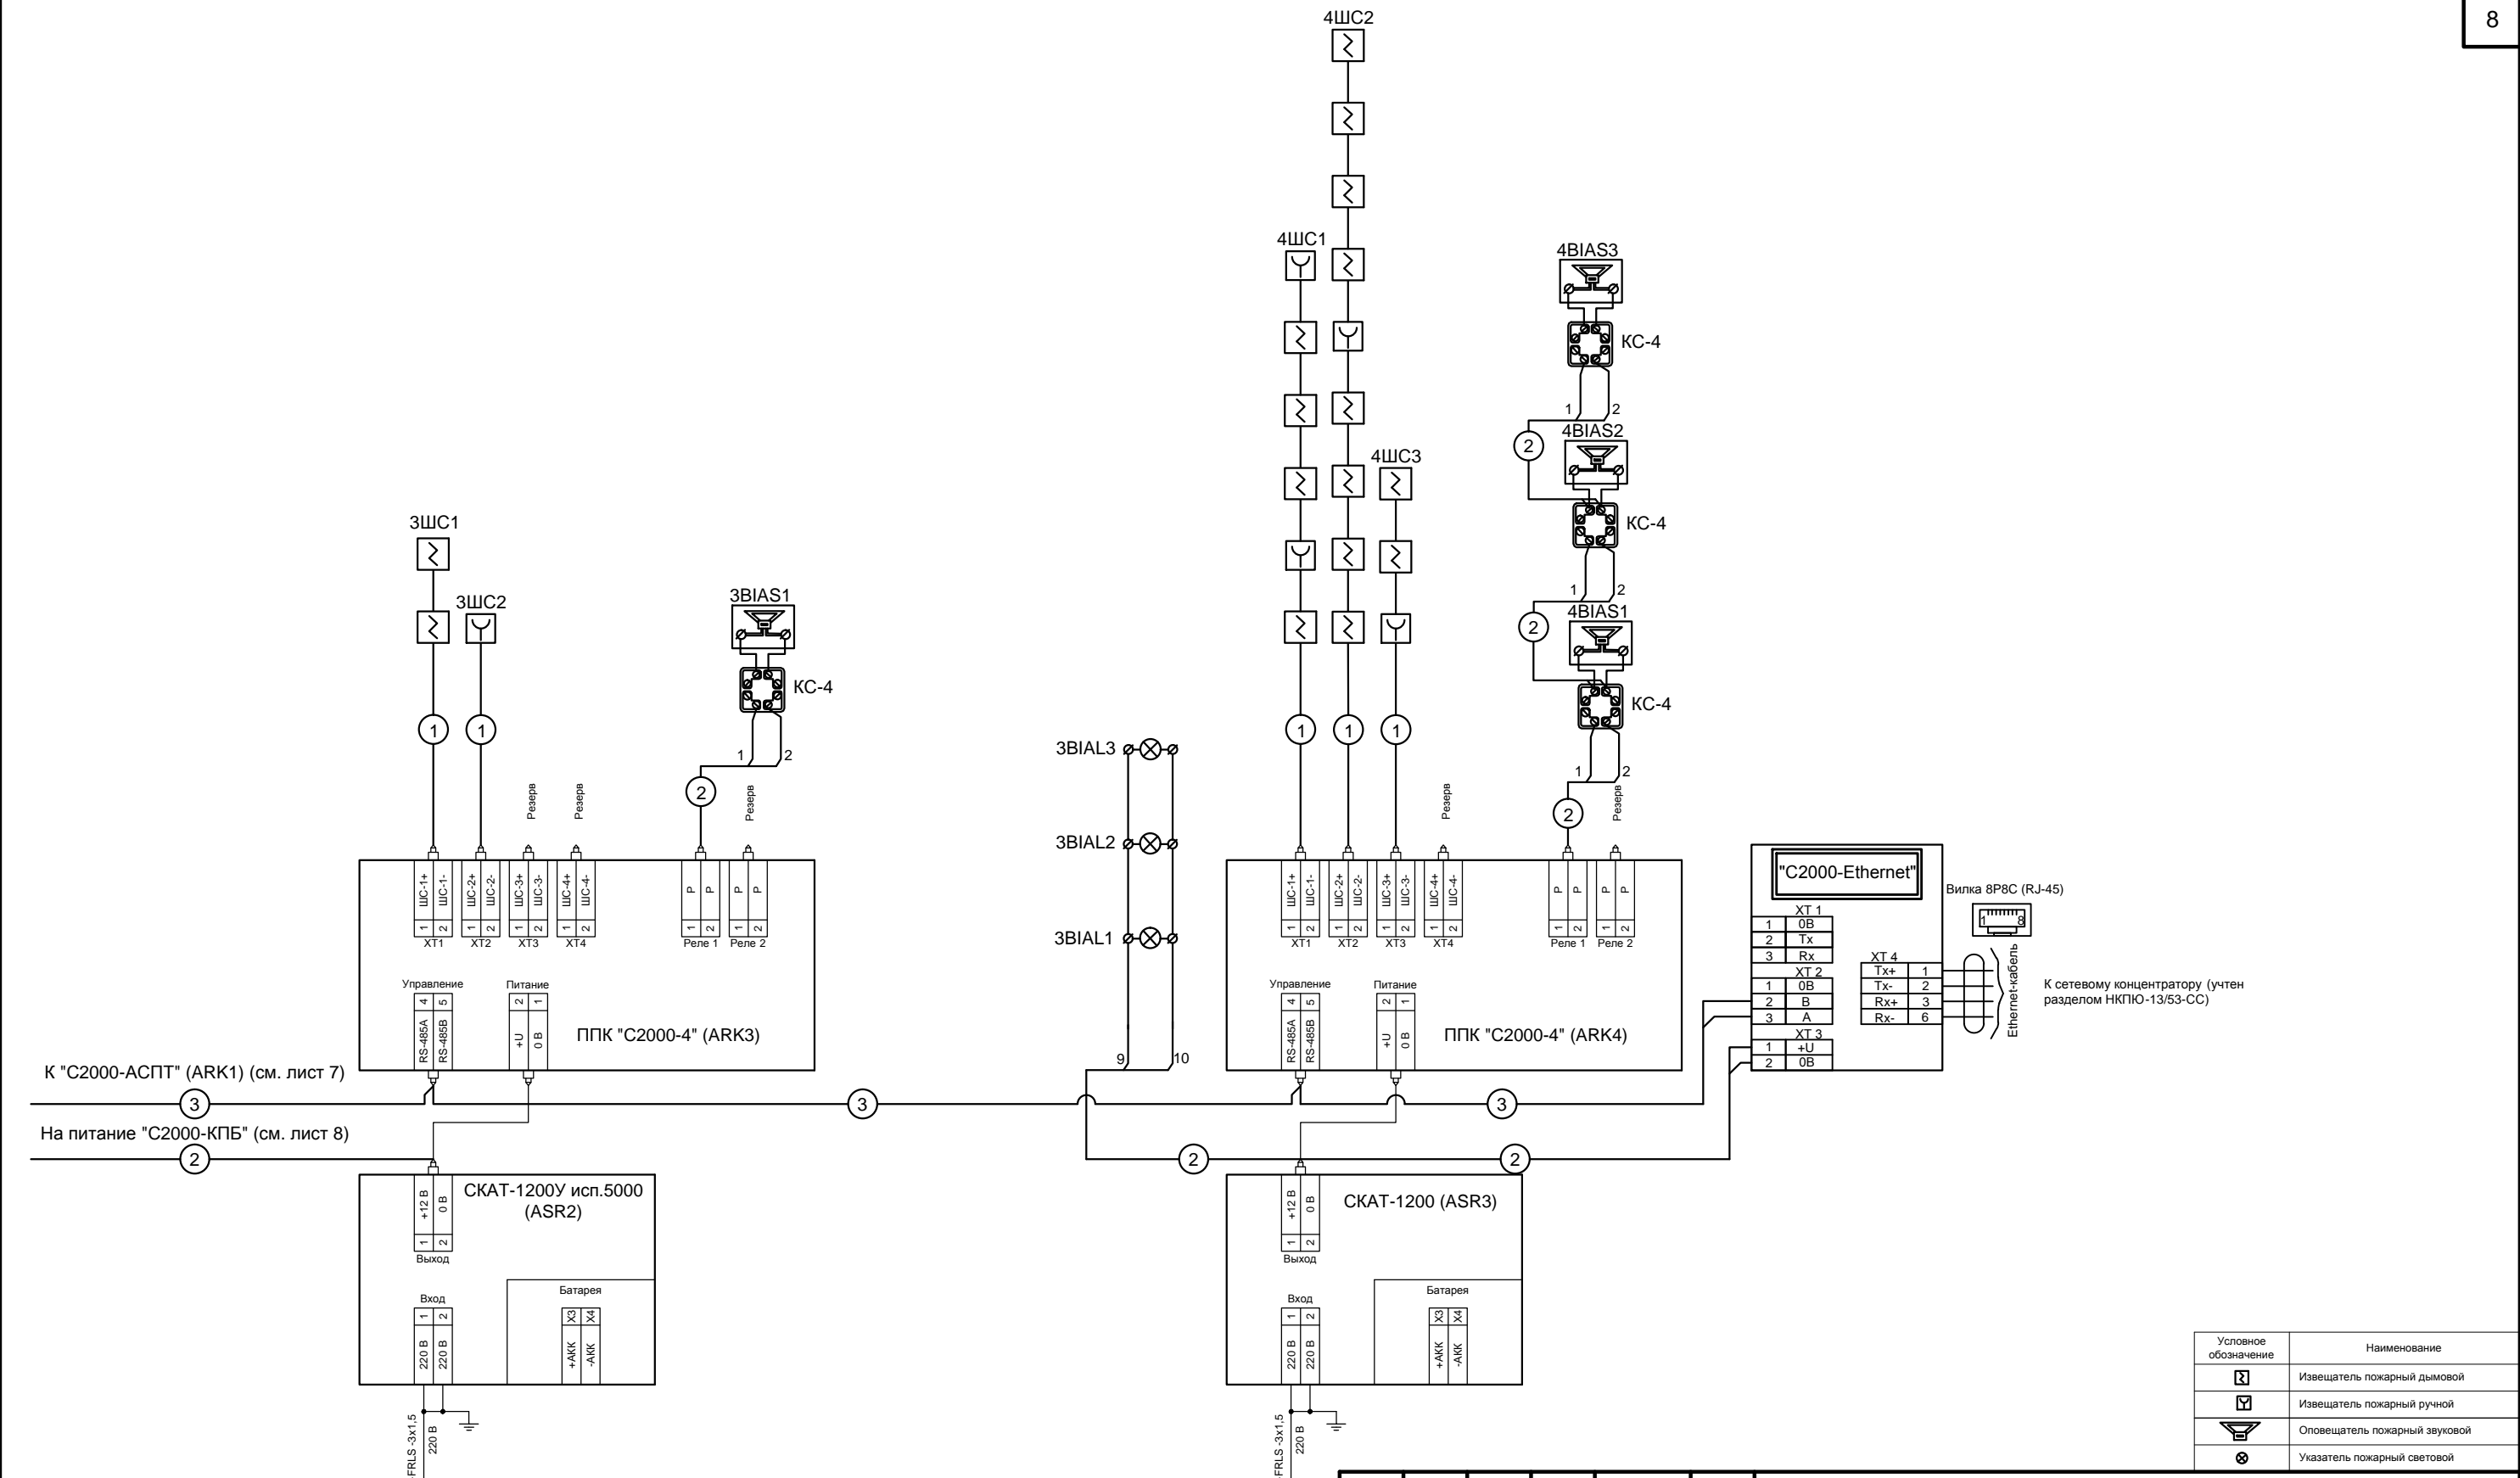

|          |          |      |        |         |       |  |                          |      |        |
|----------|----------|------|--------|---------|-------|--|--------------------------|------|--------|
|          |          |      |        |         |       | НКПЮ-13/53-ПС  |                          |      |        |
|          |          |      |        |         |       | Реконструкция контейнерного терминала ст. Батарейная<br>г. Иркутск                                   |                          |      |        |
| Изм.     | Кол. уч. | Лист | № док. | Подпись | Дата  | Система пожарной сигнализации.<br>Система оповещения о пожаре.<br>Система порошкового пожаротушения. | Стадия                   | Лист | Листов |
| Исполнил | Алиев    |      |        |         | 12.13 |  | П                        | 2    | 13     |
| Проверил | Карпец   |      |        |         | 12.13 |  |                          |      |        |
| Н.контр. | Баженова |      |        |         | 12.13 | Принципиальная схема подключений<br>ППК "С2000-4".   | ООО<br>"Бирюсапромстрой" |      |        |