


Согласовано

Взам. инв. N

Подп. и дата

Инв. N подл.

Условное обозначение	Наименование
	Извещатель пожарный дымовой
	Извещатель пожарный ручной
	Оповещатель пожарный звуковой
	Указатель пожарный световой

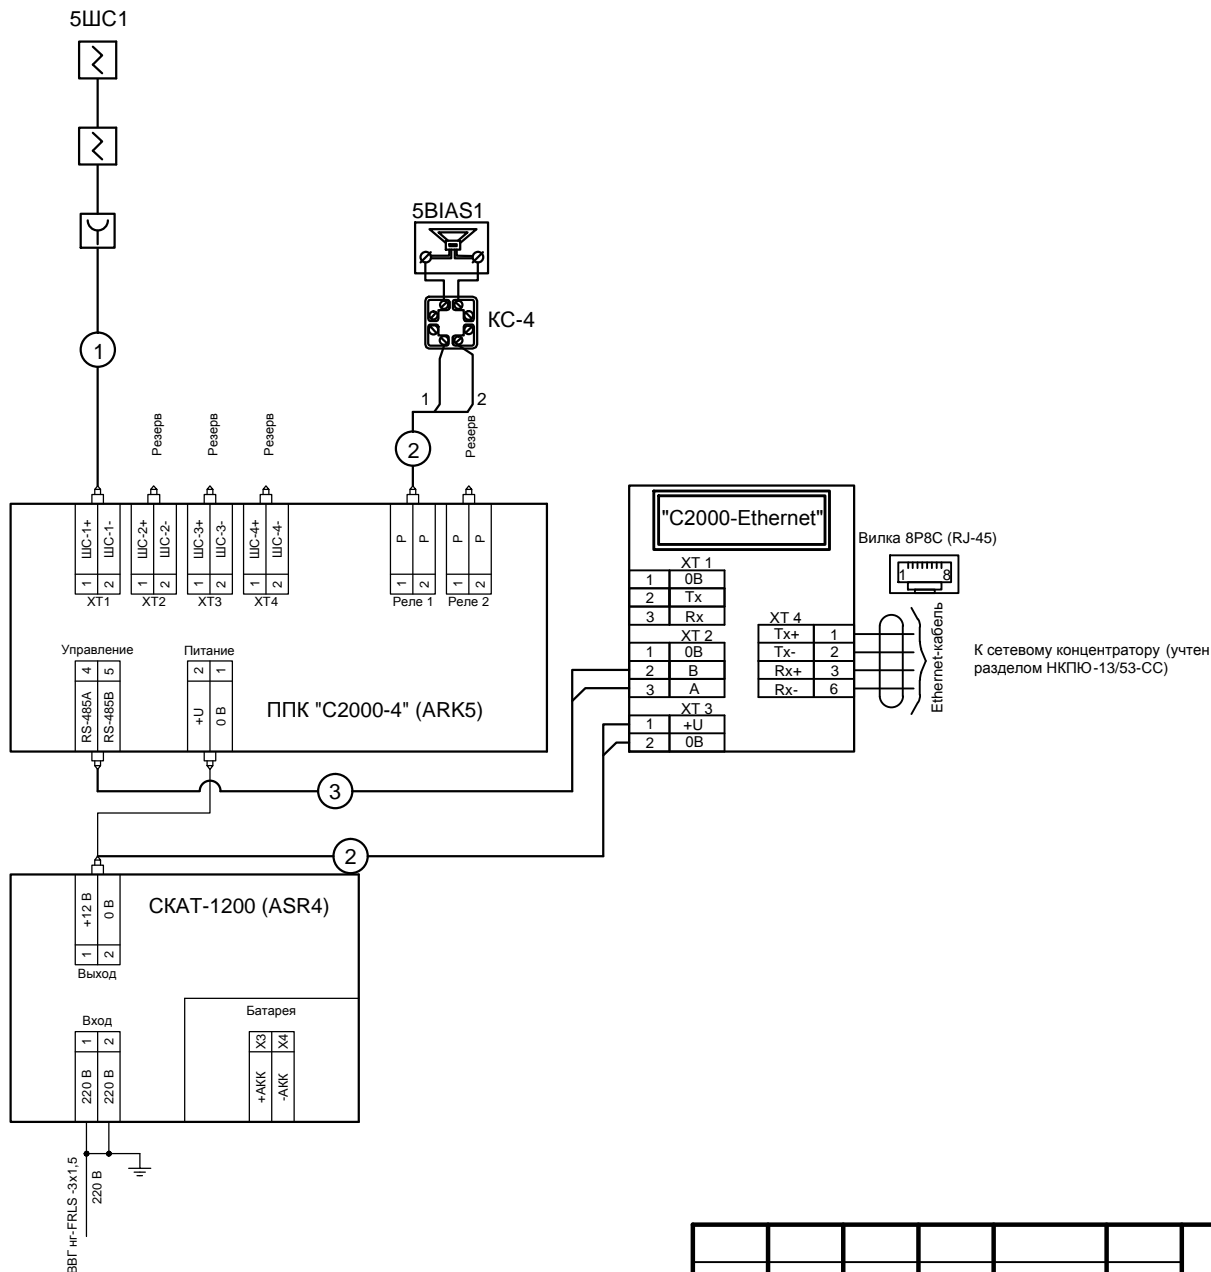

						НКПЮ-13/53-ПС			
						Реконструкция контейнерного терминала ст. Батарейная г. Иркутск			
Изм.	Кол. уч.	Лист	№ док.	Подпись	Дата	Система пожарной сигнализации. Система оповещения о пожаре. Система порошкового пожаротушения.	Стадия	Лист	Листов
Исполнил	Алиев				12.13		П	3	13
Проверил	Карпец				12.13	Принципиальная схема подключений ППК "C2000-4".	ООО "Бирюсапромстрой"		
Н.контр.	Баженова				12.13				