


Щелф пожарной сигнализации в защищаемом помещении.	Датчик открытия двери	Световые табло "Порошок - не входи!" "Порошок - уходи!"	Световое табло "Автоматика отключена"	Сирена сигнальная
---	-----------------------	---	---	-------------------

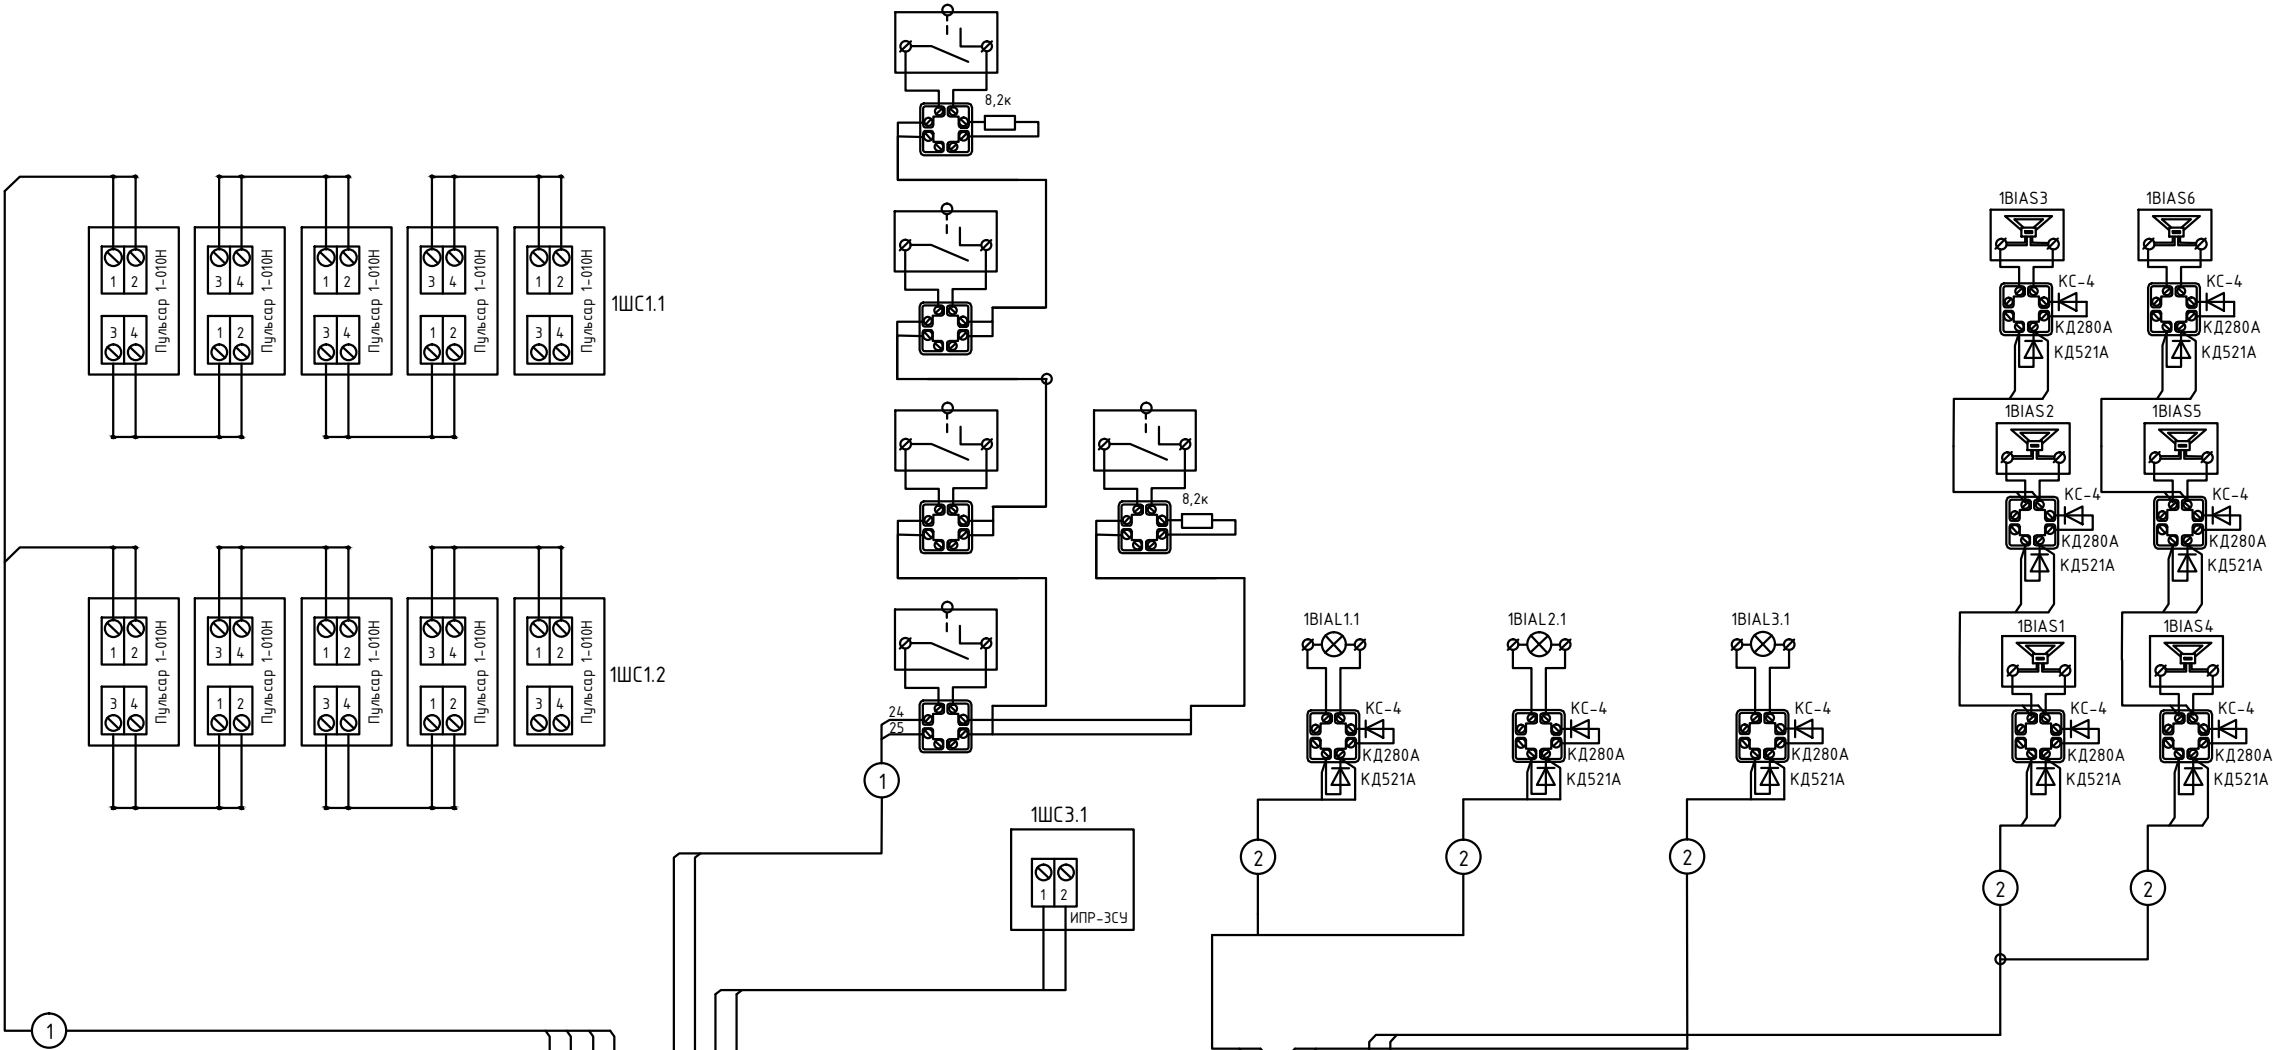

К С2000-КПБ (см. лист 8)

Прибор приемно-контрольный и управления пожарный "С2000-АСПТ" (ARK1)

ППК "С2000-4" (ARK3) (см. лист 5)

НКПЮ-13/53-ПС

Реконструкция контейнерного терминала ст. Батарейная
г. Иркутск

Изм.	Кол. уч.	Лист	№ док.	Подпись	Дата
Исполнил	Алиев			<i>Алиев</i>	12.13
Проверил	Карпец			<i>Карпец</i>	12.13
Н.контр.	Баженова			<i>Баженова</i>	12.13

Система пожарной сигнализации.
Система оповещения о пожаре.
Система порошкового
пожаротушения.

Стадия	Лист	Листов
П	4	13

Схема подключений
ППКиУП "С2000-АСПТ".

ООО
"Бирюсапромстрой"