


Пусковая цепь МПП

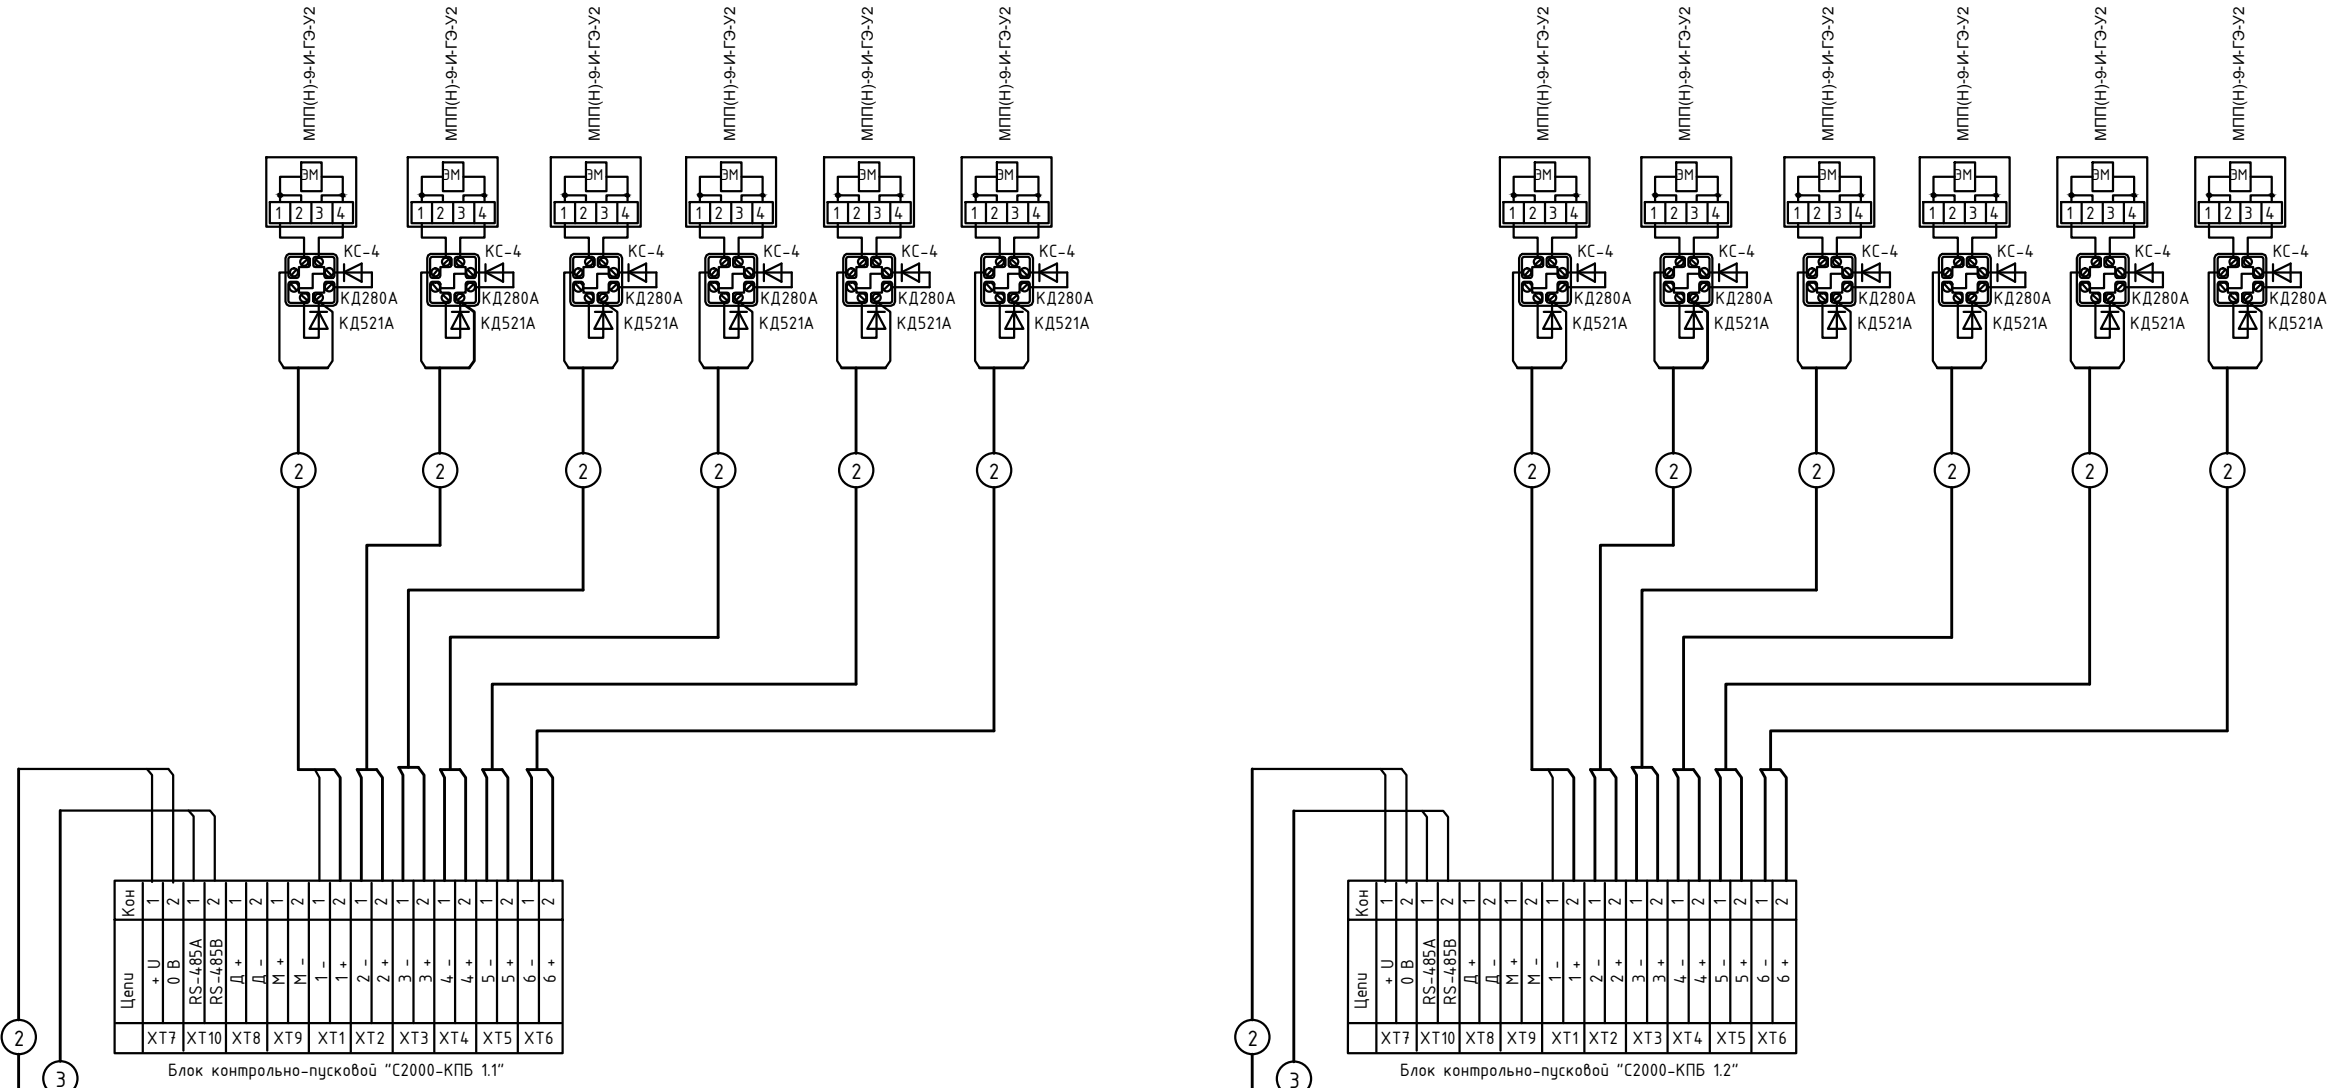

От СКАТ-1200У исп.5000 (ASR2) (см. лист 5)

К С2000-КПБ3 ,,,, С2000-КПБ8

От С2000-АСПТ (см. лист 7)

К С2000-КПБ3 ,,,, С2000-КПБ8

1. Схемы подключения блоков контрольно-пусковых "С2000-КПБ 3", "С2000-КПБ 4",,,, "С2000-КПБ 8" аналогичны приведенным на данном листе с различиями в маркировках и количестве оборудования и проводов.
2. Схема подключения прибора "С2000-АСПТ" (ARK2), аналогична приведенной на листах 7-8 с различиями в маркировках и количестве оборудования и проводов.

						НКПЮ-13/53-ПС			
						Реконструкция контейнерного терминала ст. Батарейная г. Иркутск			
Изм.	Кол. уч.	Лист	№ док.	Подпись	Дата	Система пожарной сигнализации. Система оповещения о пожаре. Система порошкового пожаротушения.	Стадия	Лист	Листов
Исполнил	Алиев				12.13		П	5	13
Проверил	Карпец				12.13	Схема подключений ППКиУП "С2000-АСПТ".	ООО "Бирюсапромстрой"		
Н.контр.	Баженова				12.13				