


Кабельная система обогрева пожарных резервуаров

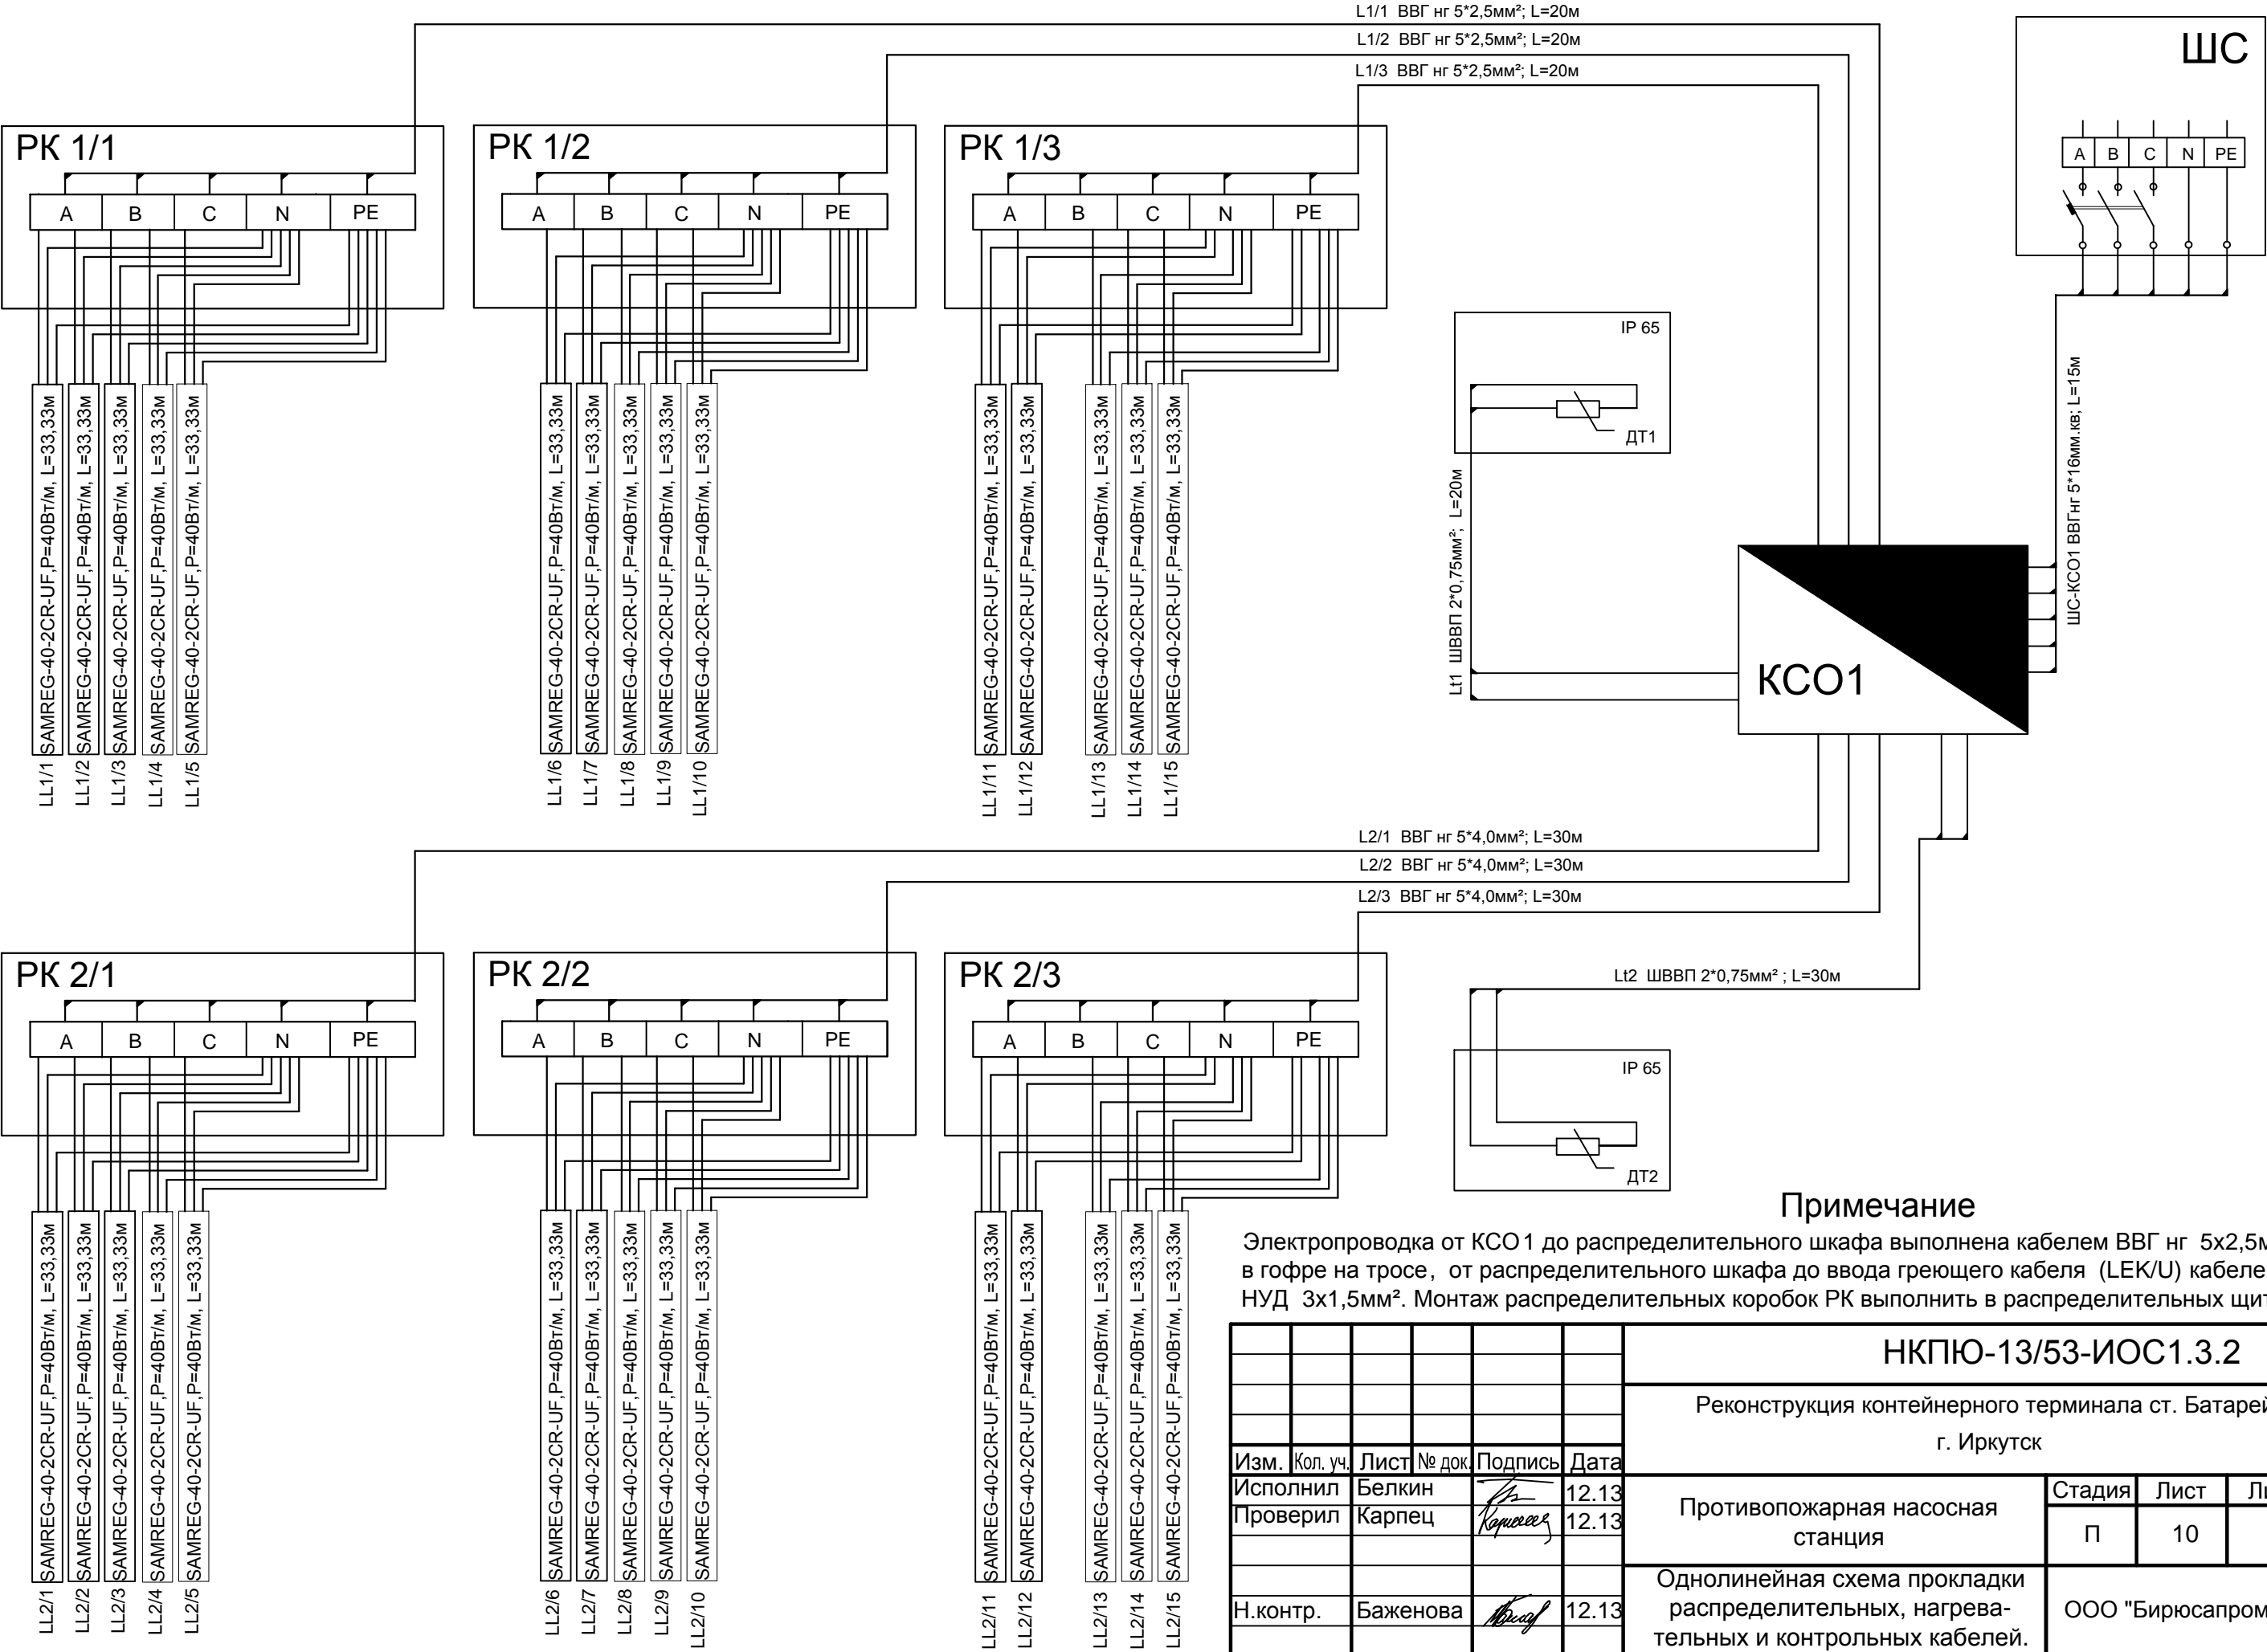

Согласовано:

Взам. инв. №

Подп. и дата

Инв. № подл.

НКПЮ-13/53-ИОС1.3.2

Реконструкция контейнерного терминала ст. Батарейная
г. Иркутск

Противопожарная насосная
станция

Однолинейная схема прокладки
распределительных, нагрева-
тельных и контрольных кабелей.

Стадия Лист Листов
П 10

ООО "Бирюсапромстрой"

Формат А3