
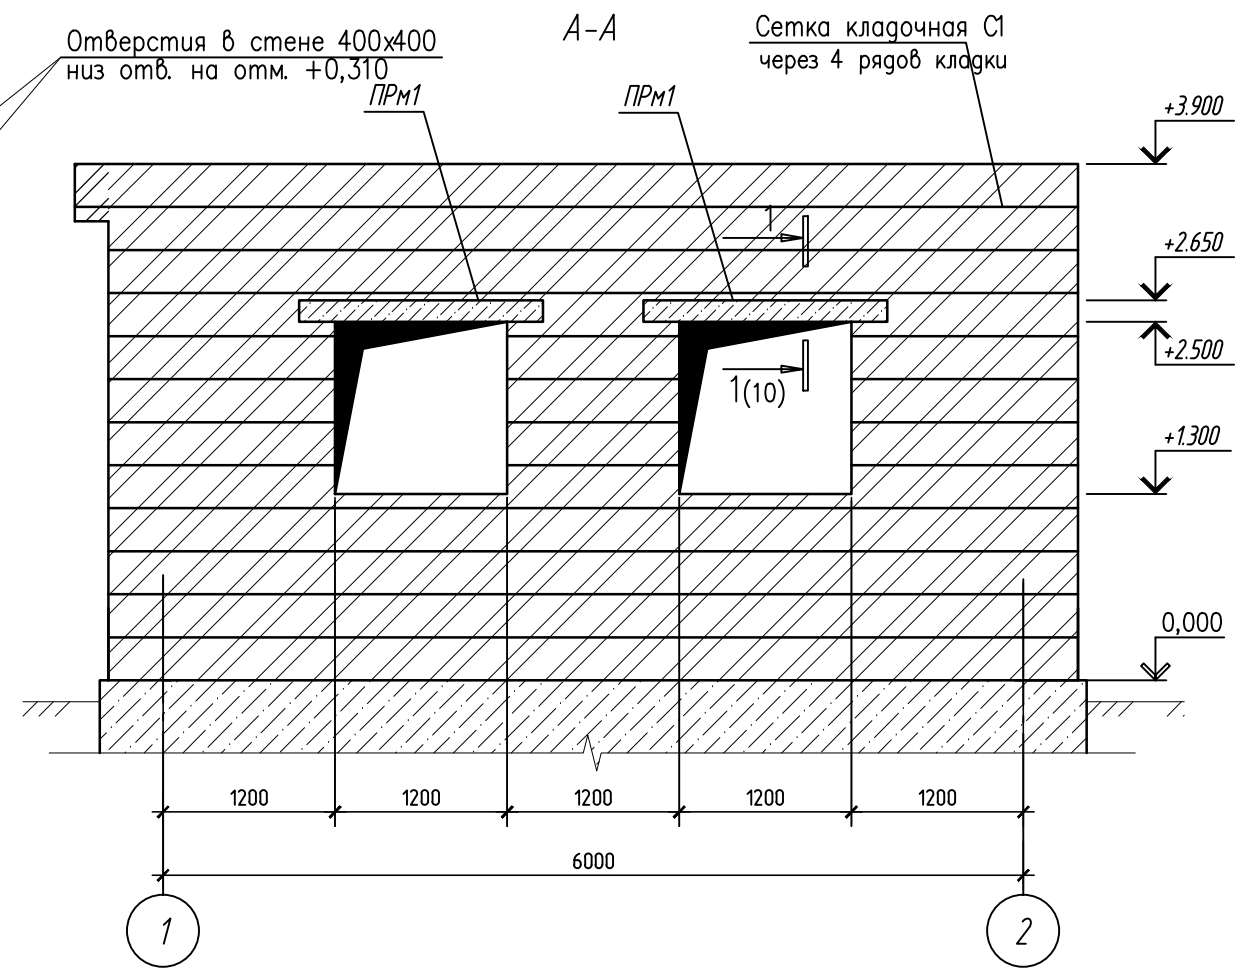


Согласовано					
Инов. № подл.	Подп. и дата	Взам. инв. №			

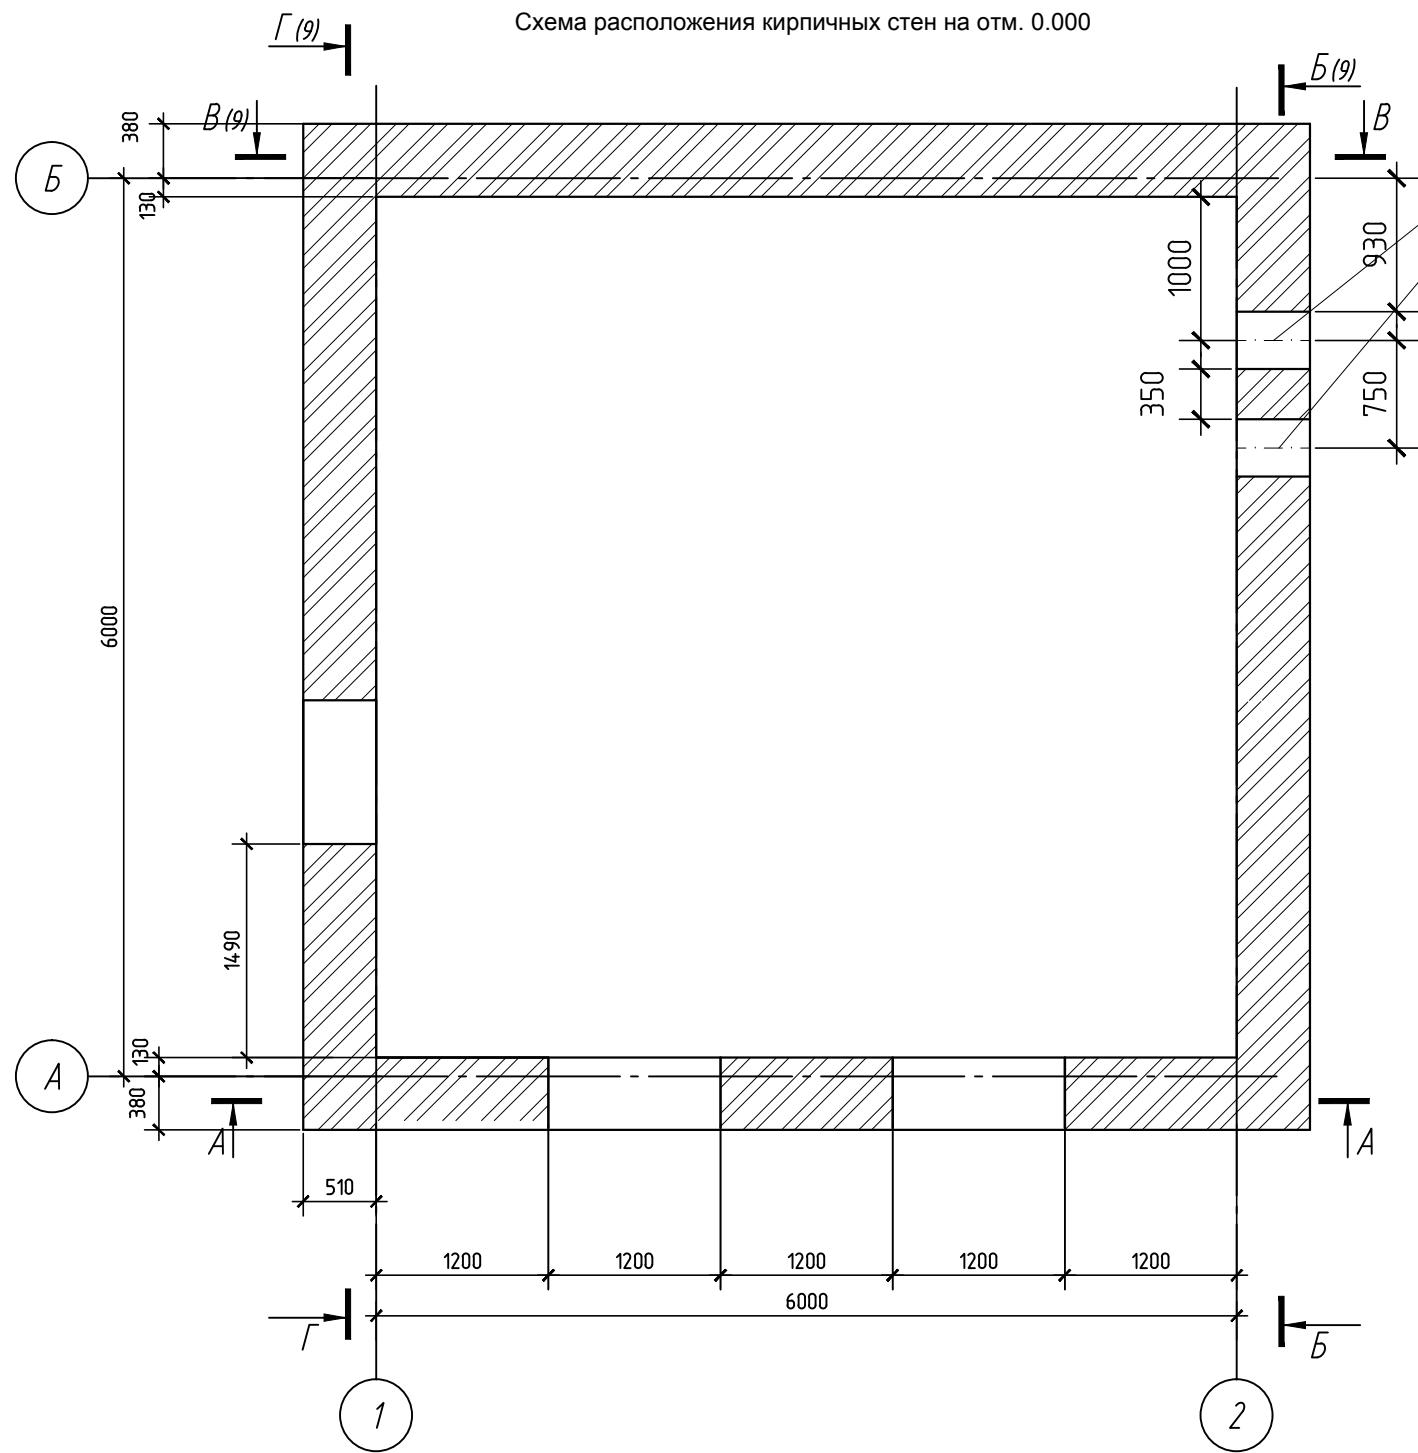

						НКПЮ-13/53-АС1.1			
						Реконструкция контейнерного терминала ст. Батарейная г. Иркутск			
Изм.	Кол. уч.	Лист	№ док.	Подп.	Дата	Противопожарная насосная станция.	Стадия	Лист	Листов
Разработ.	Нефёдкина				11.13		Р	9	
Проверил	Карпец				11.13				
Н.контр.	Баженова				11.13				
						Схема расположения кирпичных стен на отм. 0.000 Сечение А-А			
						ООО"Бирюсапромстрой"			