



План котлована

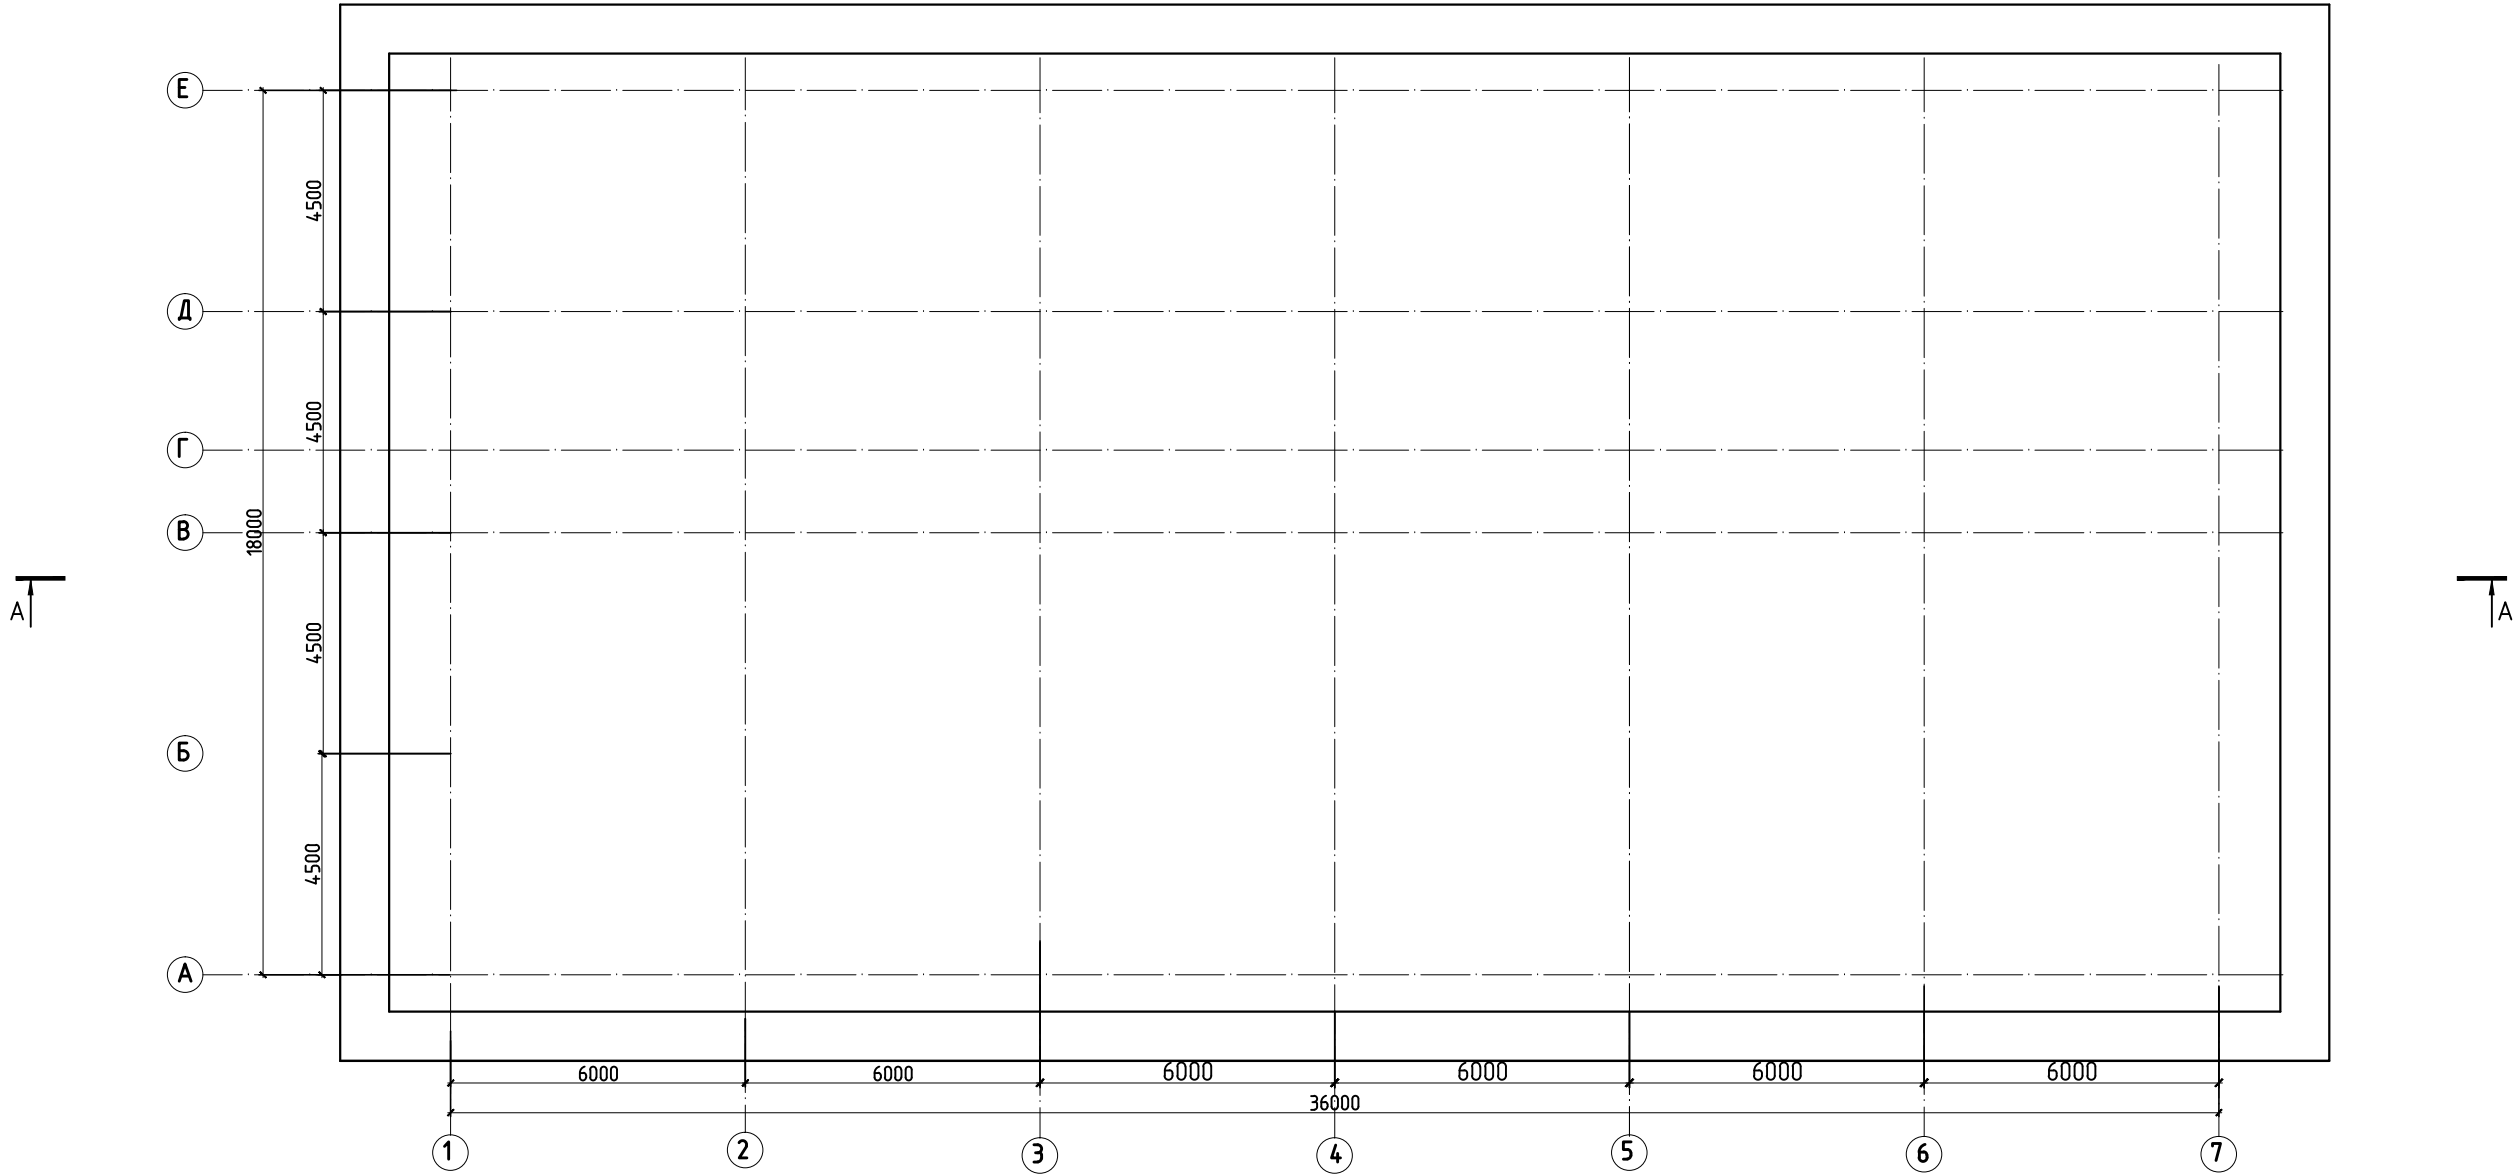

Разрез А-А

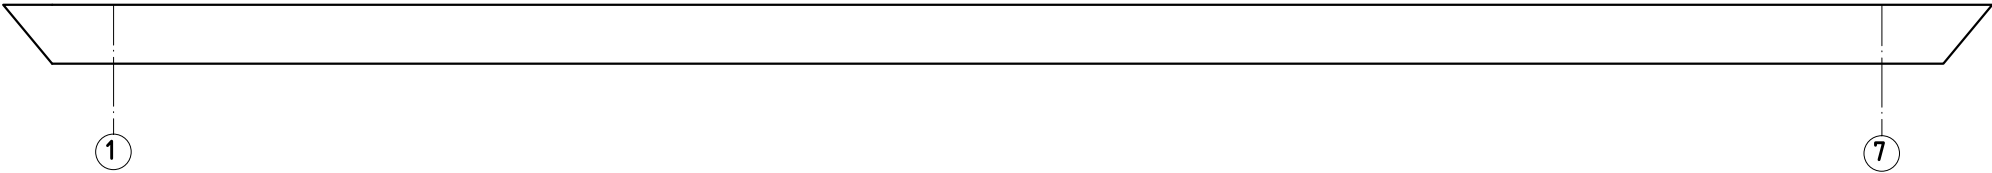

Согласовано:							
Инв. № подл.	Подп. и дата	Взам. инв. №					

						НКПЮ-13/53-КЖ 2.2			
						Реконструкция контейнерного терминала ст. Батарейная г. Иркутск			
Изм.	Кол. уч.	Лист	№ док.	Подпись	Дата	Навес	Стадия	Лист	Листов
Н.контр.		Баженова		<i>Баженова</i>	12.13		Р	5	
Проверил	Карпец			<i>Карпец</i>	12.13	Схема расположения ростверков	ООО "Бирюсапромстрой"		
Исполнил	Нефёдкина			<i>Нефёдкина</i>	12.13				